


电气	热力	暖通	电气	
总图	建筑	结构	自控	
工艺	设备	外管	环保	

ZR-YJV-0.6/1kV-5x10mm²SC40
AP03-P来自302电房1AA18柜A仓

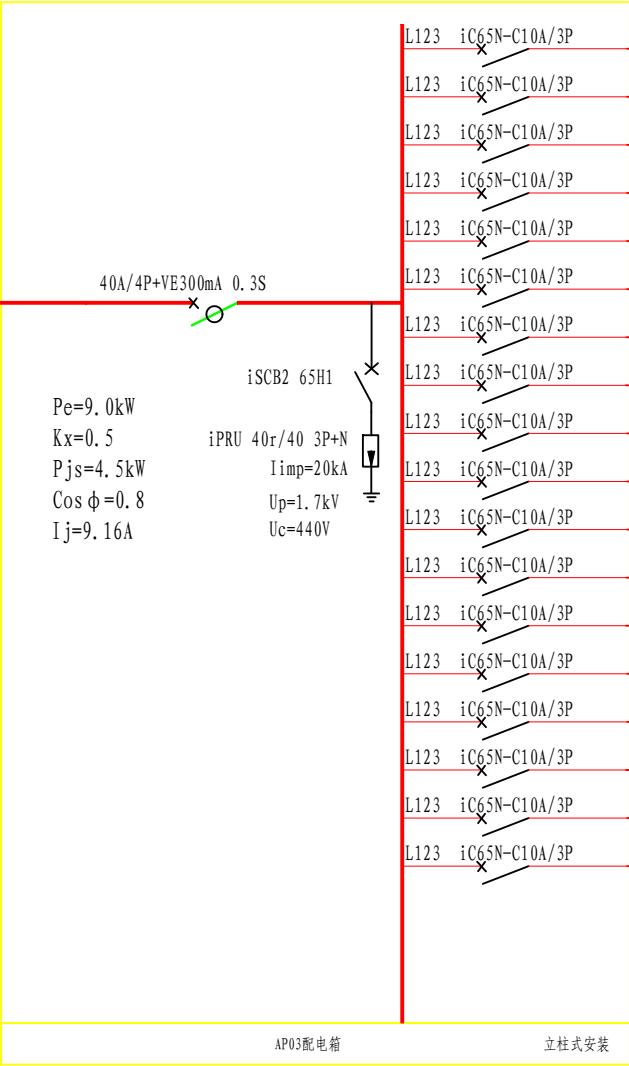

L123	iC65N-C10A/3P	M1:	ZR-YJV-5x2.5mm ² SC25-WE, CC	0.5kW	HMV-01A
L123	iC65N-C10A/3P	M2:	ZR-YJV-5x2.5mm ² SC25-WE, CC	0.5kW	HMV-01B
L123	iC65N-C10A/3P	M3:	ZR-YJV-5x2.5mm ² SC25-WE, CC	0.5kW	HMV-01C
L123	iC65N-C10A/3P	M4:	ZR-YJV-5x2.5mm ² SC25-WE, CC	0.5kW	HMV-01D
L123	iC65N-C10A/3P	M5:	ZR-YJV-5x2.5mm ² SC25-WE, CC	0.5kW	HMV-01E
L123	iC65N-C10A/3P	M6:	ZR-YJV-5x2.5mm ² SC25-WE, CC	0.5kW	HMV-01F
L123	iC65N-C10A/3P	M7:	ZR-YJV-5x2.5mm ² SC25-WE, CC	1.0kW	HMV-02A
L123	iC65N-C10A/3P	M8:	ZR-YJV-5x2.5mm ² SC25-WE, CC	1.0kW	HMV-02B
L123	iC65N-C10A/3P	M9:	ZR-YJV-5x2.5mm ² SC25-WE, CC	1.0kW	HMV-02C
L123	iC65N-C10A/3P	M10:	ZR-YJV-5x2.5mm ² SC25-WE, CC	1.0kW	HMV-02D
L123	iC65N-C10A/3P	M11:	ZR-YJV-5x2.5mm ² SC25-WE, CC	1.0kW	HMV-02E
L123	iC65N-C10A/3P	M12:	ZR-YJV-5x2.5mm ² SC25-WE, CC	1.0kW	HMV-02F
L123	iC65N-C10A/3P				备用
L123	iC65N-C10A/3P				备用
L123	iC65N-C10A/3P				备用
L123	iC65N-C10A/3P				备用
L123	iC65N-C10A/3P				备用
L123	iC65N-C10A/3P				备用

说明:

- 1. 配电箱需满足ExdIICT4, IP65要求
- 2. 配电箱安装底部距地面1.5米
- 3. 电动阀均自带成套控制箱, 本设计只提供电源。

配电系统图

注: 本文件版权归SOP0所有, 除非得到SOP0书面授权, 否则本文件的任何内容均不得复制或泄露给其他个人和团体或用于其他目的。
THIS DOCUMENT IS THE PROPERTY OF SOP0.NO PART OF THIS DOCUMENT SHALL BE REPRODUCED OR DISCLOSED TO OTHERS OR USED FOR ANY PURPOSE WHATSOEVER EXCEPT WITH THE PRIOR WRITTEN PERMISSION OF SOP0.

 江苏索普工程科技有限公司 Jiangsu SOP0 Engineering Technology CO., LTD.				2024 镇江 ZHENJIANG	江苏索普化工股份有限公司 气化厂气化装置自动化提升项目
设计人 DESIGNED			AP03系统图		主项名称 UNIT
校核人 CHECKED					设计阶段 PHASE
审核人 REVIEW					图号 DWG. NO.
审定人 APPROVE					版本 REV.
专业负责人 DISCIPLINE					
项目负责人 MANAGER			专业 SPEC1.	电气	比例 SCALE
			1:100	第 1 张 SHEET	共 1 张 TOT.